


PARTER rzut 1:50

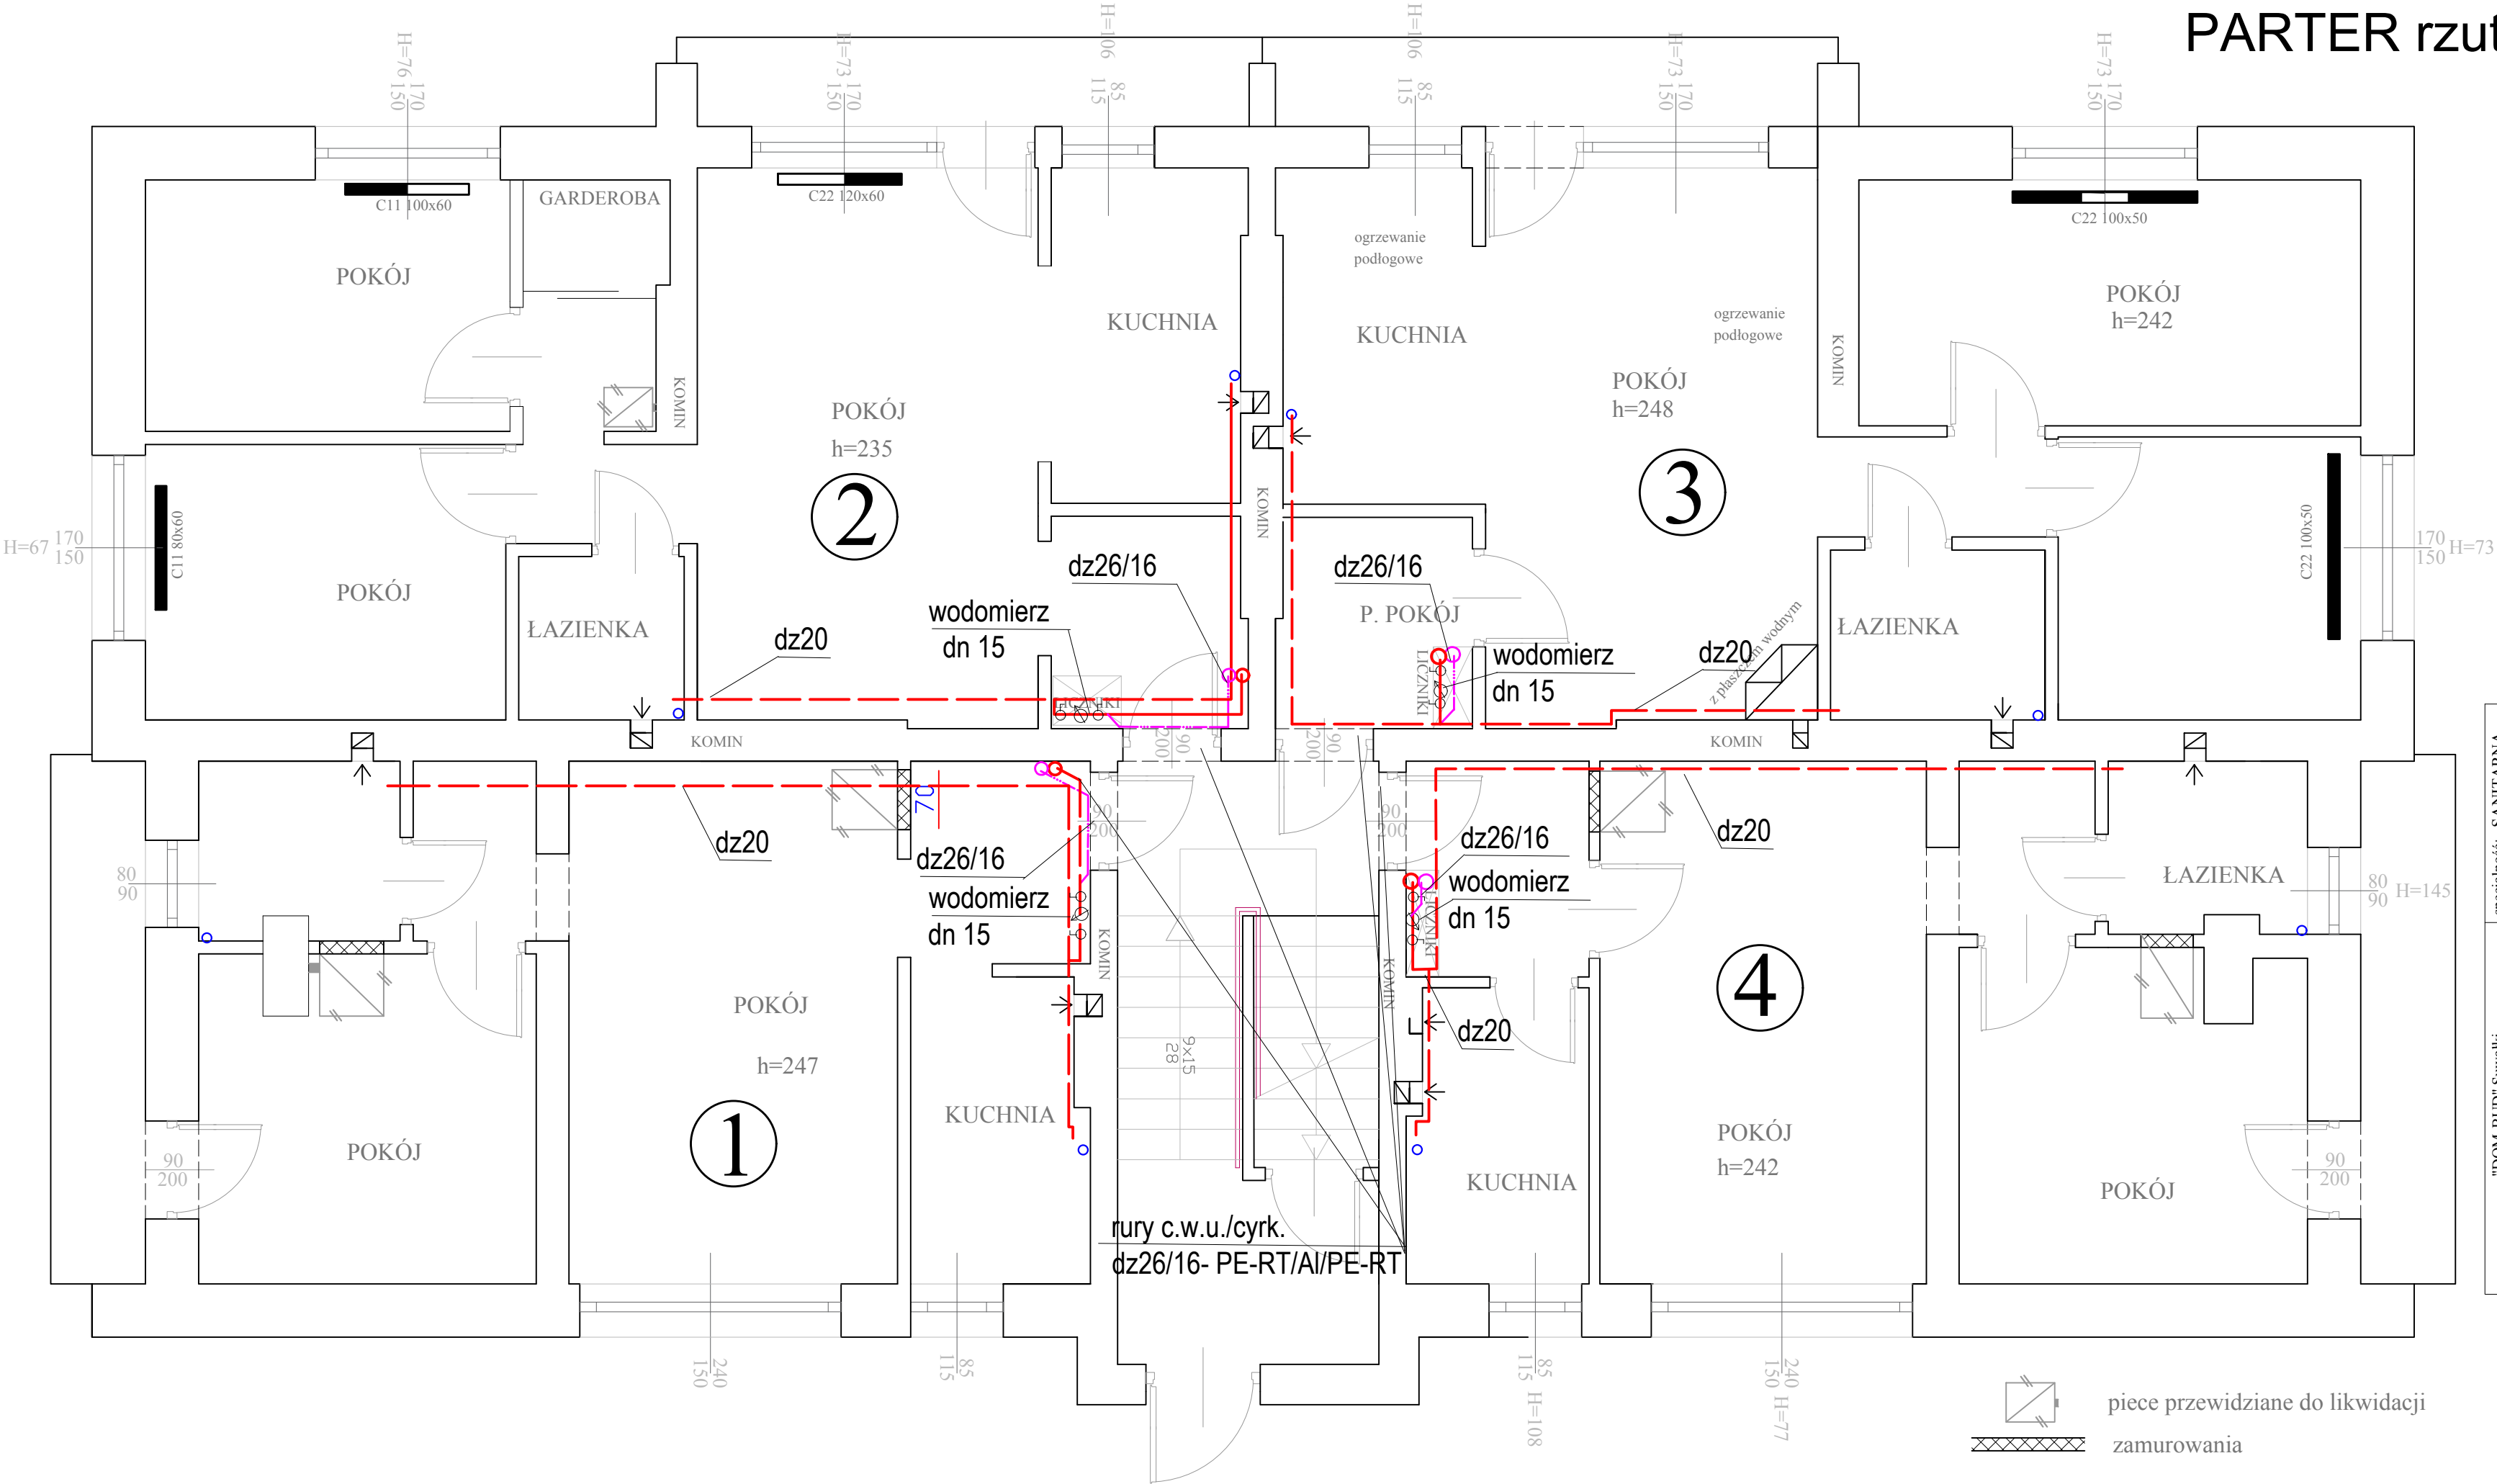

"DOM-BUD" Suwałki	specjalność: SANITARNIA	
	Remont i przebudowa bud. miesz. wielorodz. z proj. wew. inst. c.o. i c.w.u. oraz adaptacji pom. piw. na węzeł pieców kaflowych i ocieplenie stropodachu	STADIUM: PB NR RYS.: Scw.2
TEMA T:	ciepły wraz z robotami towarzyszącymi (likwidacja pieców kaflowych i ocieplenie stropodachu)	SKALA: 1:50
ADRES:	Suwałki, ul. Wesoła 10, dz. nr 11162	RYSUJEK: Rzut parteru - instalacja c.w.u.
PROJEKTANT:	IMIĘ I NAZWISKO	NR UPR.
	mgr inż. Danuta Piszczatowska	SUW 75/90/26.05.2021
SPRAWDZAJĄCY:	IMIĘ I NAZWISKO	DATA
	mgr inż. Małgorzata Roszkowska	26.05.2021