




PRZEDSIĘBIORSTWO INWESTYCYJNO - PROJEKTOWE			
"AC-SYSTEM"			
NAZWA I ADRES OBIEKTU	PRZEBUDOWA BUDYNKU MIESZKALNEGO WIELOKRODZINNEGO WPISANEGO DO REJESTRU ZABYTKÓW - SUWAŁKI , ul. SEJNIEŃSKA 22		SKALA: 1:100
			DATA: 02.2019
TYTUŁ OPRACOWANIA	RZUT PARTERU		NR RYS.: S1
PROJEKTANT	mgr inż. ANDRZEJ BALUNOWSKI	INSTALACYJNA (SANIT.) SUW 106/85	
OPRACOWAŁ			
SPRAWDZIŁ	mgr inż. ALINA BALUNOWSKA	INSTALACYJNA (SANIT.) SUW 19/86	
IMIĘ I NAZWISKO		SPEC./NR UPRAW.	PODPIS

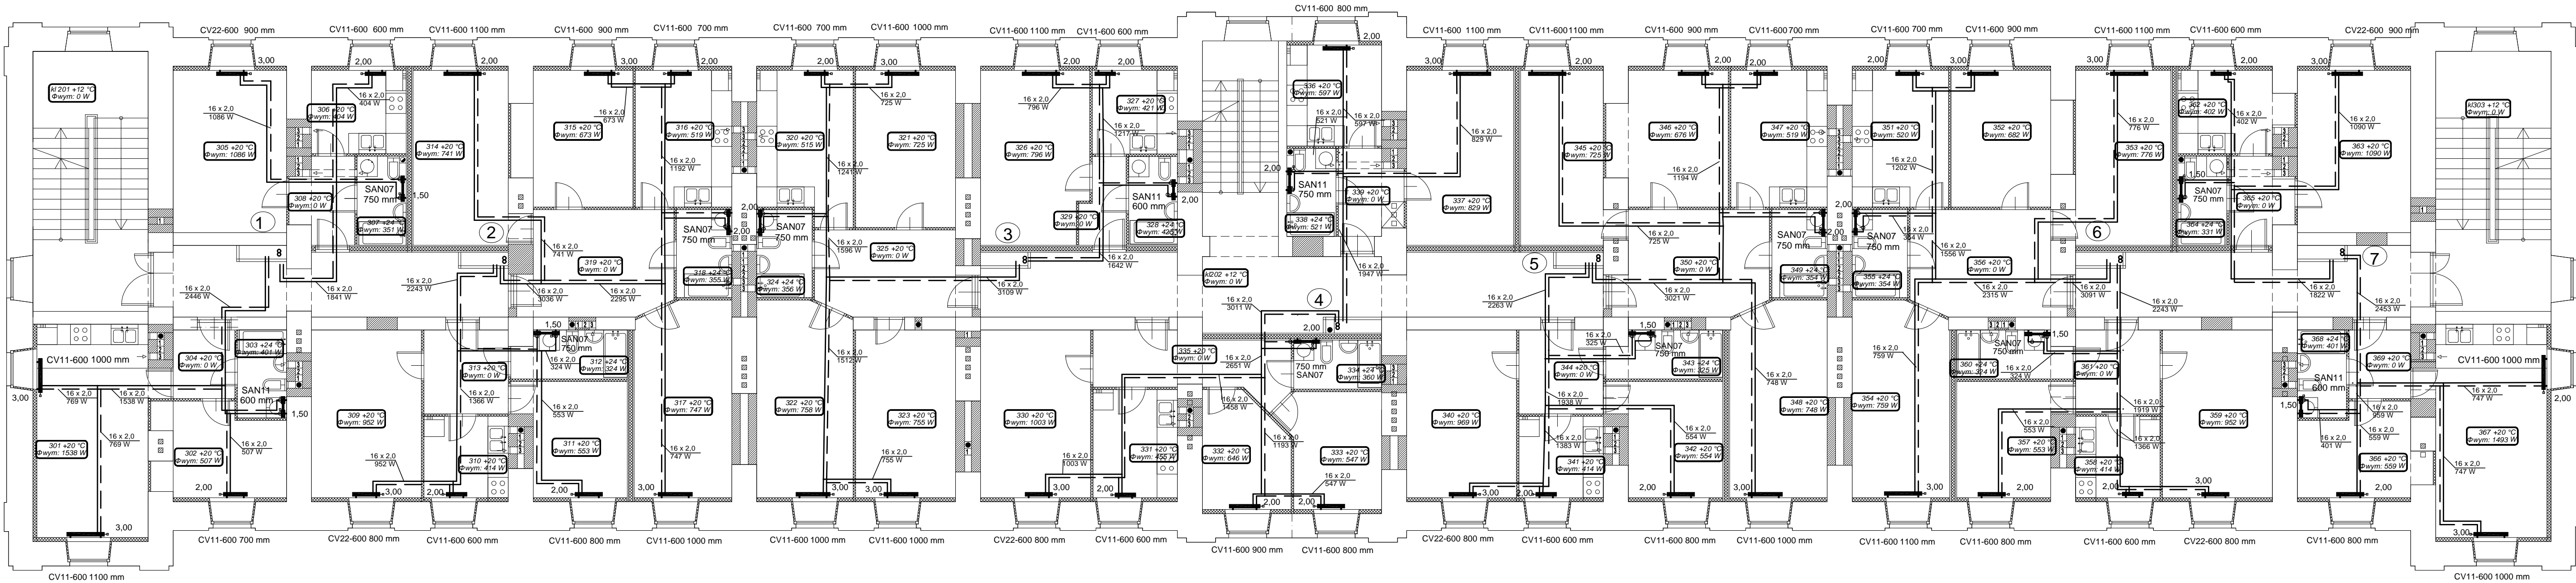

PRZEDSIĘBIORSTWO INWESTYCYJNO - PROJEKTOWE "AC-SYSTEM"			
NAZWA I ADRES OBIEKTU	PRZEBUDOWA BUDYNKU MIESZKALNEGO WIELORODZINNEGO WPISANEGO DO REJESTRU ZABYTKÓW - SUWAŁKI , ul. SEJNEŃSKA 22	SKALA: 1:100	DATA: 02.2019
TYTUŁ OPRACOWANIA	RZUT 2 PIĘTRA INSTALACJA CENTRALNEGO OGRZEWANIA	NR RYS.: S3	
PROJEKTANT	mgr inż. ANDRZEJ BALUNOWSKI	INSTALACYJNA (SANIT.) SUW 106/85	
OPRACOWAŁ			
SPRAWDZIŁ	mgr inż. ALINA BALUNOWSKA	INSTALACYJNA (SANIT.) SUW 19/86	
	IMIE I NAZWISKO	SPEC./NR UPRAW.	PODPIS

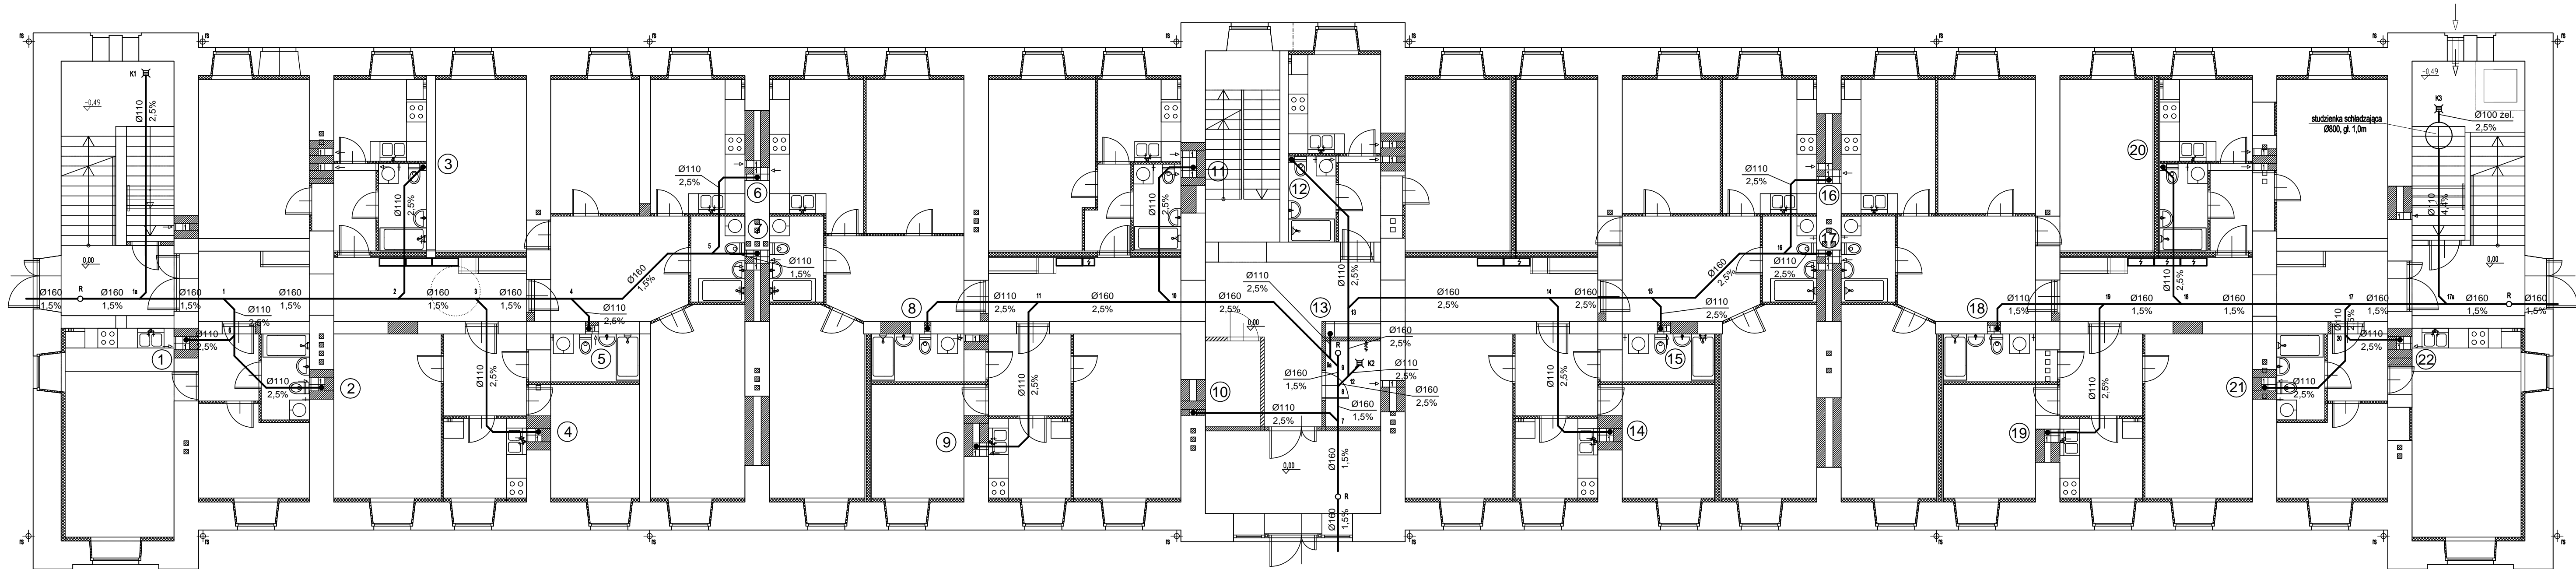

PRZEDSIĘBIORSTWO INWESTYCYJNO - PROJEKTOWE "AC-SYSTEM"			
NAZWA I ADRES OBIEKTU	PRZEBUDOWA BUDYNKU MIESZKALNEGO WIELORODZINNEGO WPISANEGO DO REJESTRU ZABYTKÓW - SUWAŁKI, ul. SEJNENSKA 22	SKALA: 1:100	
TYTUŁ OPRACOWANIA	INSTALACJA KANALIZACJI SANITARNEJ RZUT PARTERU	DATA: 02.2019	
PROJEKTANT	mgr inż. ANDRZEJ BALUNOWSKI	INSTALACYJNA (SANIT.) SUW 106/85	NR RYS. S4
OPRACOWAŁ			
SPRAWDZIŁ	mgr inż. ALINA BALUNOWSKA	INSTALACYJNA (SANIT.) SUW 19/86	
	IMIĘ I NAZWISKO	SPEC./NR UPRAW.	PODPIS

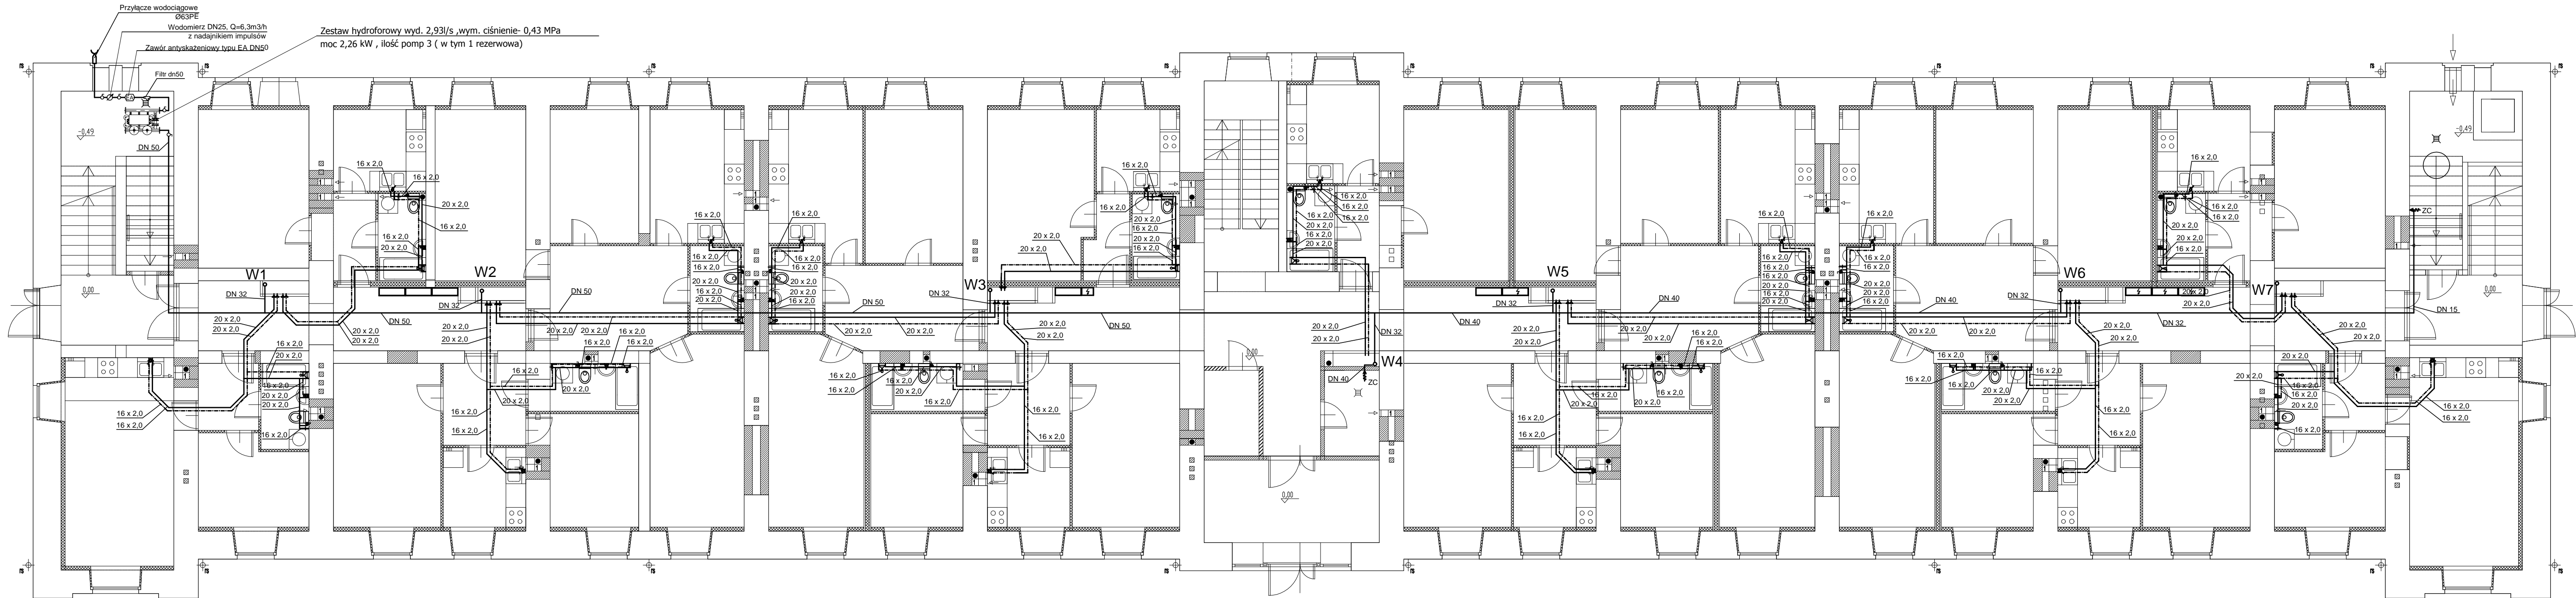


RUROCIĄGI ROZPROWADZAJĄCE WODĘ WODOCIĄGOWĄ DO PIONÓW POD STROPEM PARTERU


RUROCIĄGI ROZPROWADZAJĄCE WODĘ OD PIONÓW DO PRZYBORÓW
SANITARNYCH PROWADZONE W POSADZCE W POSADZCE

ZC ZAWÓR CZERPALNY ZE ZŁĄCZKĄ DO WĘŻA

PRZEDSIĘBIORSTWO INWESTYCYJNO - PROJEKTOWE "AC-SYSTEM"			
NAZWA I ADRES OBJEKTU	PRZEBUDOWA BUDYNKU MIESZKALNEGO WIELORODZINNEGO WPISANEGO DO REJESTRU ZABYTKÓW - SUWAŁKI, ul. SEJNEŃSKA 22	SKALA: 1:100	
TYTUŁ OPRACOWANIA	INSTALACJA WODY ZIMNEJ I CIEPŁEJ RZUT PARTERU	DATA: 02.2019	
PROJEKTANT	mgr inż. ANDRZEJ BALUNOWSKI	INSTALACYJNA (SANIT.) SUW 106/85	NR RYS. S5
OPRACOWAŁ			
SPRAWDZIŁ	mgr inż. ALINA BALUNOWSKA	INSTALACYJNA (SANIT.) SUW 19/86	
	IMIĘ I NAZWISKO	SPEC./NR UPRAW.	PODPIS

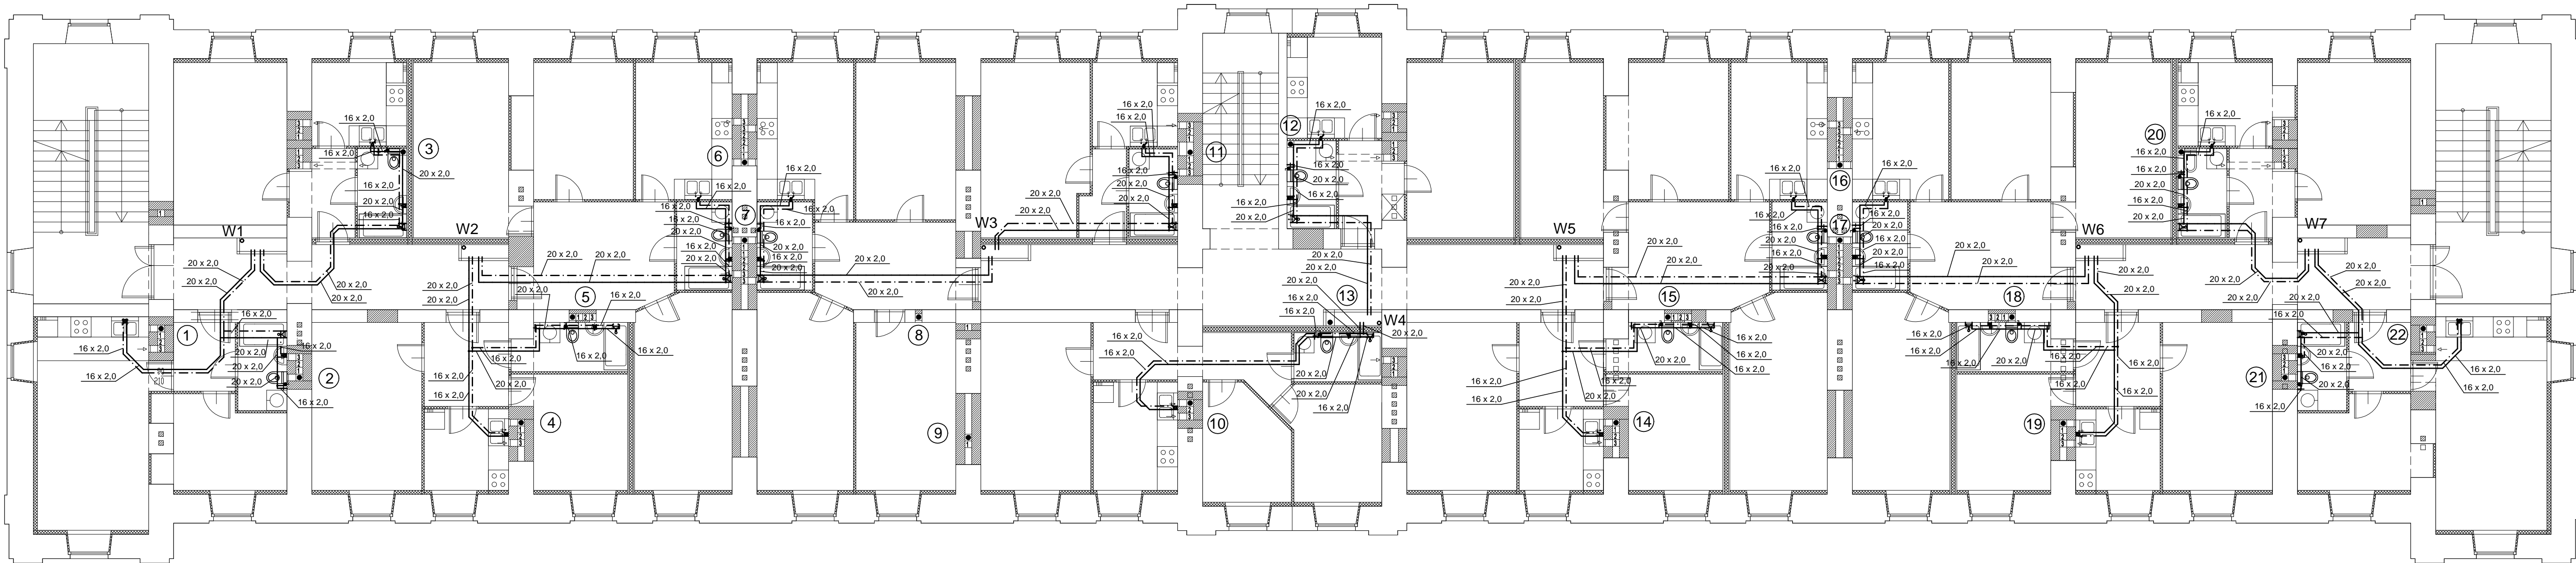

PRZEDSIĘBIORSTWO INWESTYCYJNO - PROJEKTOWE "AC-SYSTEM"			
NAZWA I ADRES OBIEKTU	PRZEBUDOWA BUDYNKU MIESZKALNEGO WIELORODZINNEGO WPISANEGO DO REJESTRU ZABYTKÓW - SUWAŁKI, UL. SEJNENSKA 22	SKALA: 1:100	
		DATA: 02.2019	
TYTUŁ OPRACOWANIA	INSTALACJA WOD-KAN RZUT I PIĘTRA	NR RYS. S6	
PROJEKTANT	mgr inż. ANDRZEJ BALUNOWSKI	INSTALACYJNA (SANIT.) SUW 106/85	
OPRACOWAŁ			
SPRAWDZIŁ	mgr inż. ALINA BALUNOWSKA	INSTALACYJNA (SANIT.) SUW 19/86	
	IMIĘ I NAZWISKO	SPEC./NR UPRAW.	PODPIS

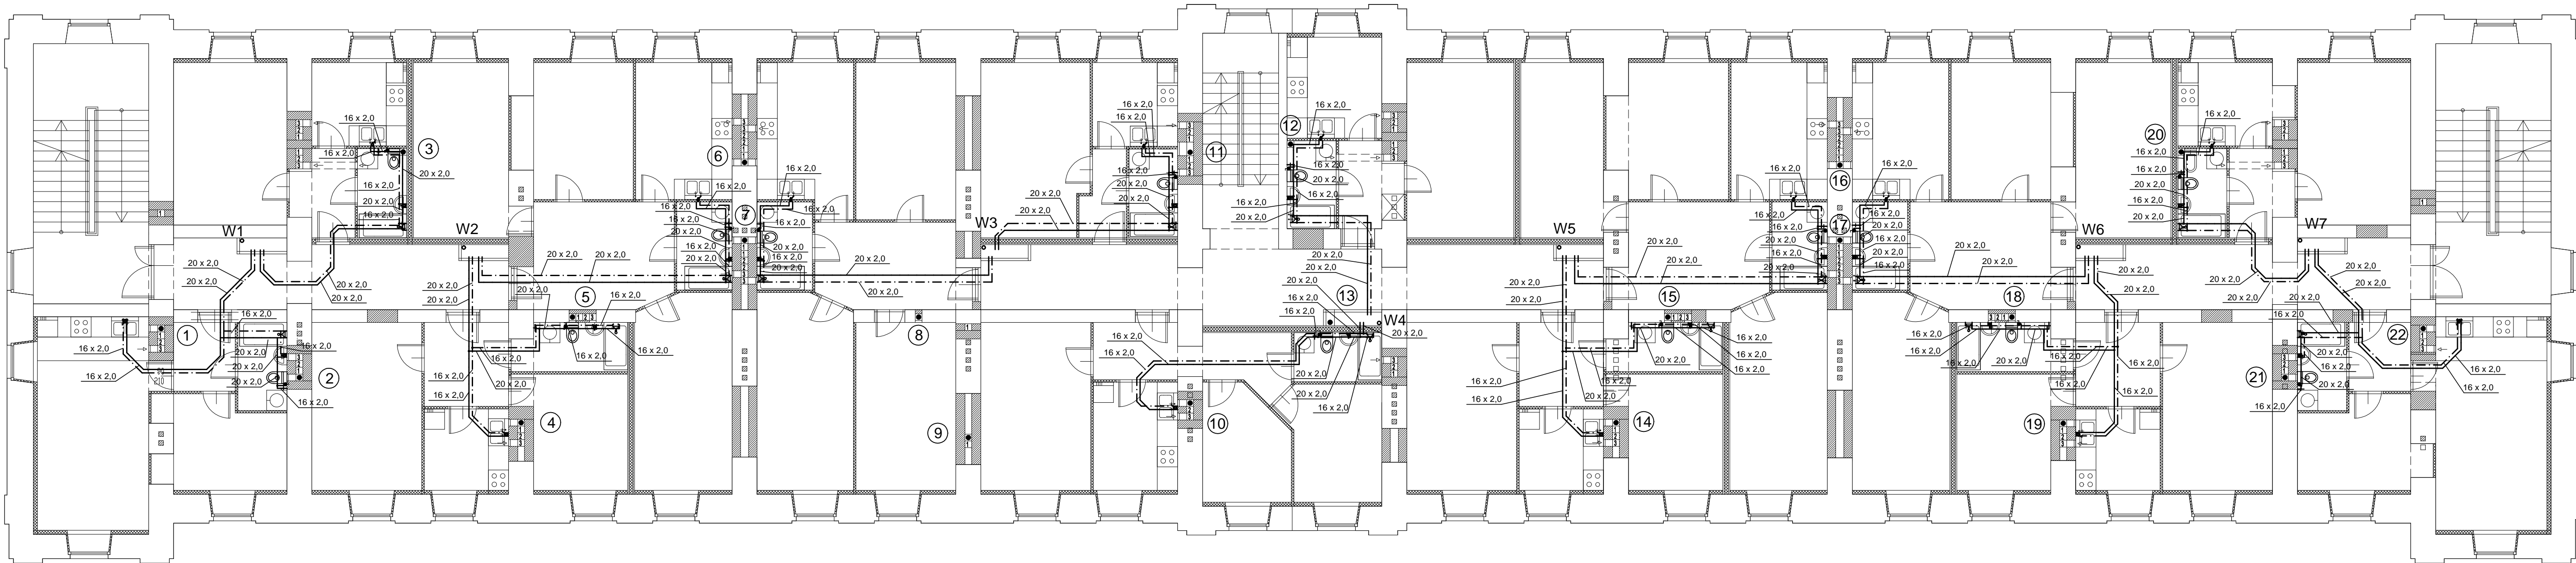

PRZEDSIĘBIORSTWO INWESTYCYJNO - PROJEKTOWE "AC-SYSTEM"			
NAZWA I ADRES OBIEKTU	PRZEBUDOWA BUDYNKU MIESZKALNEGO WIELORODZINNEGO WPISANEGO DO REJESTRU ZABYTKÓW - SUWAŁKI, UL. SEJNENSKA 22	SKALA: 1:100	
		DATA: 02.2019	
TYTUŁ OPRACOWANIA	INSTALACJA WOD-KAN RZUT II PIĘTRA	NR RYS. S7	
PROJEKTANT	mgr inż. ANDRZEJ BALUNOWSKI	INSTALACYJNA (SANIT.) SUW 106/85	
OPRACOWAŁ			
SPRAWDZIŁ	mgr inż. ALINA BALUNOWSKA	INSTALACYJNA (SANIT.) SUW 19/86	
	IMIĘ I NAZWISKO	SPEC./NR UPRAW.	PODPIS