

PROJEKTOWANE PRZYŁĄCZA INFRASTRUKTURY TECHNICZNEJ

- projektowane przyłącze wodociągowe
- projektowana kanalizacja deszczowa
- projektowana kanalizacja sanitarna
- projektowany kabel oświetleniowy zewnętrzny
- projektowane złącza kablowe

- granica terenu objętego zakresem opracowania projektowego
- istniejący wjazd od ul. Sejneńskiej na teren działki o nr 10738/23
- istniejący budynek mieszkalny wielorodzinny przy ul. Sejneńskiej 22 podlegający przebudowie
- istniejące wejścia do budynku podlegającego przebudowie
- oznaczenie ilości kondygnacji
- istniejące budynki przeznaczone do wyburzenia:
 - A - bud. gospodarczy
 - B - bud. gospodarczy
 - C - bud. garażowy (2 boksy)
- istniejące budynki - poza zakresem opracowania
- projektowane tereny utwardzone piesze
- projektowane tereny utwardzone pieszo-jezdne
- projektowane tereny zielone (tereny biologicznie czynne)
- oznaczenie projektowanych parkingów wraz z liczbą miejsc postojowych i oznaczeniem stanowiska dla osób niepełnosprawnych
- projektowane ogrodzenie placu zabaw
- lokalizacja pomieszczenia technicznego c.o.
- rezerva terenu (2,5 x 4,5 m) pod lokalizację stacji transformatorowej
- istniejący hydrant zewnętrzny przy ul. Sejneńskiej
- tw. śmietnik - projektowane miejsce na kontenery przystosowane do selektywnej zbiórki odpadów
- projektowany plac zabaw
- miejsce parkowania rowerów
- istniejący fragment ogrodzenia od ul. Sejneńskiej przewidzianego do rozbiórki

Projekt budowlany/rozstrzygnięcie:

Załącznik nr 1 do projektu budowlanego/rozstrzygnięcia, który jest przedmiotem niniejszego projektu budowlanego/rozstrzygnięcia, został opracowany w wyniku prac geodezyjnych i kartograficznych, których rezultaty zawiera operat techniczny wpisany do ewidencji materiałów państwowego zasobu geodezyjnego i kartograficznego.

PREZIDENT MIASTA SUWALKI

P. 2063, 2019, 1165

17 GRU. 2018

Z up. Prezydenta Miasta

mgr inż. Michał Ugniewski

Geodeta Uprawniony

Wzrost: 1,70 m, Data urodzenia: 19.05.1978, Miejsce urodzenia: Suwałki, ul. Kasztanowa 10A/14, tel. 0 603 833 822

Suwałki, dnia 21.02.2019

mgr inż. Karol K. Wandzioch

Przedsiębiorstwo Energetyki Ciepłej

w Suwałkach Sp. z o.o.

16-400 Suwałki, ul. Przemysłowa 6A

KRS 0000960440, NIP 844-000-41-53

tel. 87 562 99 92, sekret. 87 562 99 94

fax 87 562 99 94

Zarząd Dróg i Zieleni w Suwałkach

Uzgodniono z uwzględnieniem uwag zawartych w piśmie z dnia 01.03.2019

Znak D16/5550-62/5550/2019

DYREKTOR

Zarządu Dróg i Zieleni w Suwałkach

mgr inż. Tomasz Drejer

Uzgodnienie Nr 102/2014 z dnia 09.12.2014

PWIK w Suwałkach Sp. z o.o. uzgadnia projekt: przyłączy: wodociągowego, kanalizacji sanitarnej/deszczowej do budynku, obiektu położonego w Suwałkach przy ulicy 12.093

na działce nr 12.093

w ulicy 12.093

z następującymi uwagami:

KIEROWNIK działu technicznego

mgr inż. Agnieszka Maziarz

ZŁOŻENIE DO SPRAW ZABEZPIECZENIA

mgr inż. Michał Ugniewski

Elk, dn. 29.01.2019 r.

Zgodnie z wymogami

z uwagami


1. Uwzględniono postawienie

KWIP nr 112 5595.61.2014


RN z dnia 19-12-2014 r.

PRZEDSIĘBIORSTWO INWESTYCYJNO - PROJEKTOWE "AC-SYSTEM"			
NAZWA I ADRES OBIEKTU	PRZEBUDOWA BUDYNKU MIESZKALNEGO WIELORODZINNEGO WPISANEGO DO REJESTRU ZABUDOW SUWAŁKI, UL. SEJNEŃSKA 22	SKALA:	1:500
TYTUL OPRACOWANIA	PLAN ZAGOSPODAROWANIA TERENU	DATA:	02-2019
PROJEKTANT	mgr inż. arch. ANNA SIGIEL-FILIPOWICZ	ARCHITEKTONICZNA	4/PDOKK/2012
OPRACOWAŁ	SLAWOMIR CITLIK	ARCHITEKTONICZNA	
SPRAWDZIŁ	mgr inż. arch. ANDRZEJ CHWALIBÓG	ARCHITEKTONICZNA	BI / 166 / 76
	IMIĘ I NAZWISKO	SPEC./NR UPRAWN.	PODPIS

Ciagi pieszo-jezdne
(nawierzchnia z kostki betonowej)
Skala: 1:20

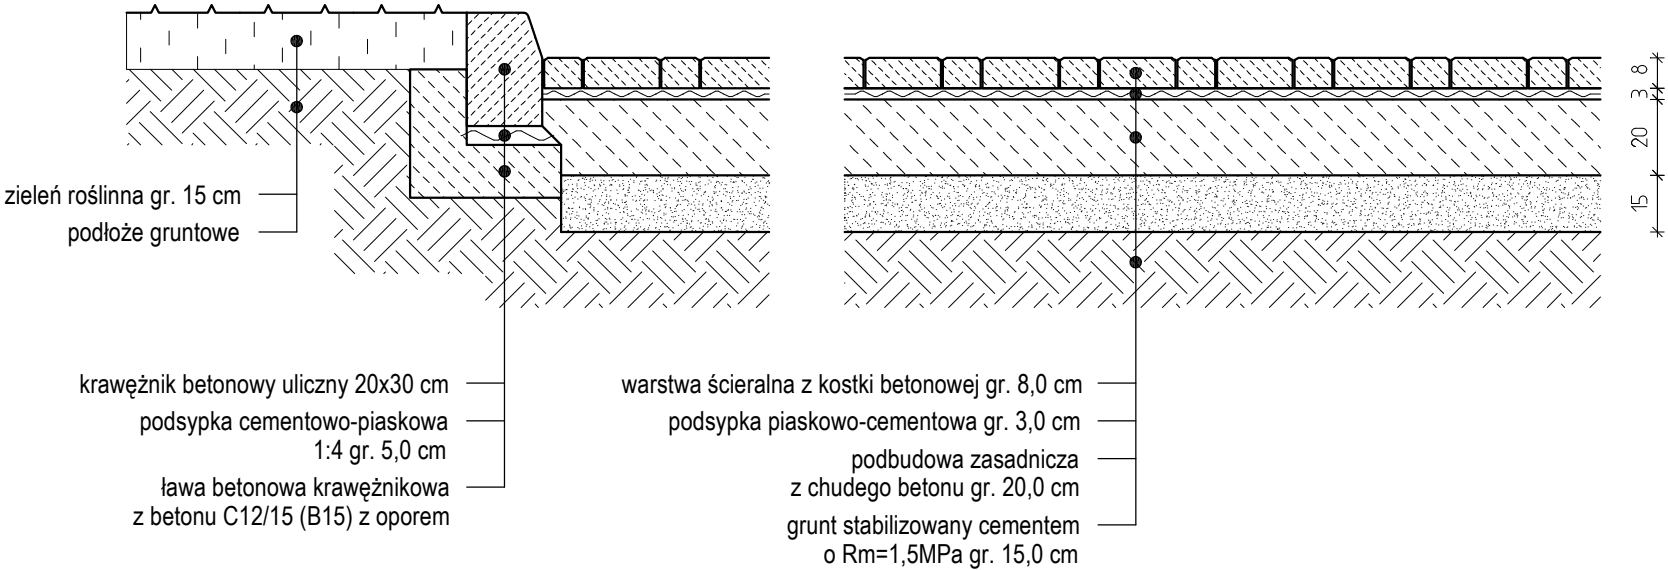

Ciagi piesze
(nawierzchnia z kostki betonowej)
Skala: 1:20

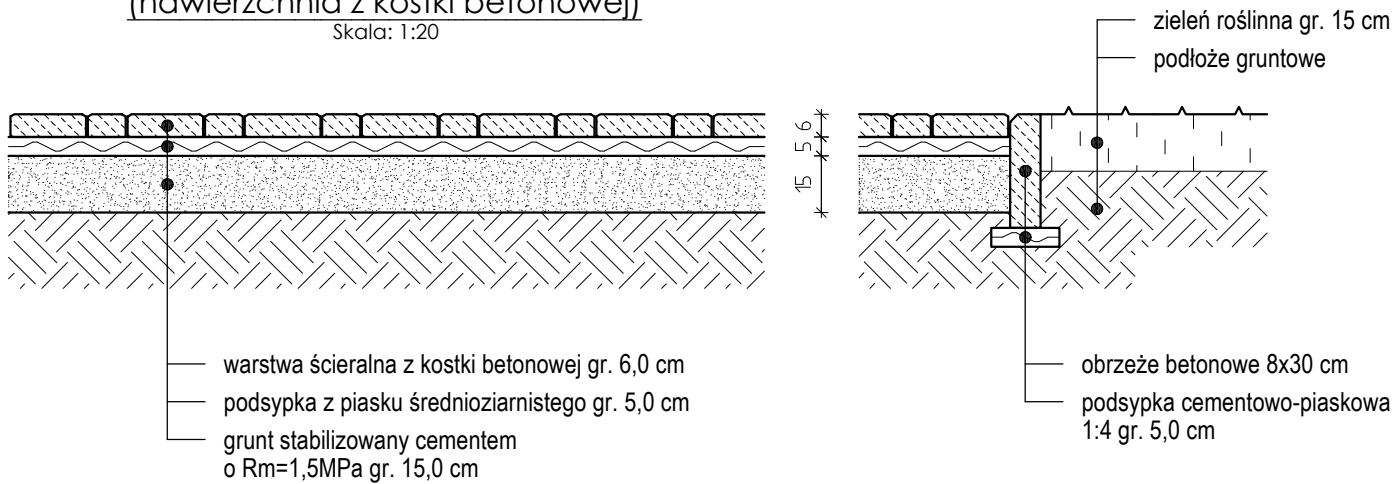

PRZEDSIĘBIORSTWO INWESTYCYJNO - PROJEKTOWE "AC-SYSTEM"				
NAZWA I ADRES OBIEKTU	PRZEBUDOWA BUDYNKU MIESZKALNEGO WIELORODZINNEGO WPISANEGO DO REJESTRU ZABYTKÓW - SUWAŁKI, ul. SEJNENSKA 22		SKALA: 1:20	
			DATA: 02-2019	
TYTUŁ OPRACOWANIA	PRZEKROJE KONSTRUKCYJNE NAWIERZCHNI		NR RYS.: Z2	
PROJEKTANT	mgr inż. arch. ANNA SIGIEL-FILIPOWICZ	ARCHITEKTONICZNA 4/PDOKK/2012		
OPRACOWAŁ	SŁAWOMIR CITUK			
SPRAWDZIŁ	mgr inż. arch. ANDRZEJ CHWALIBÓG	ARCHITEKTONICZNA BI / 166 / 76		
IMIĘ I NAZWISKO		SPEC./NR UPRAWN.	PODPIS	